


ROZBUDOWA STACJI UZDATNIANIA WODY W MIEJSCOWOŚCI ZALESIE PROJEKT ZAGOSPODAROWANIA TERENU - SKALA 1:500

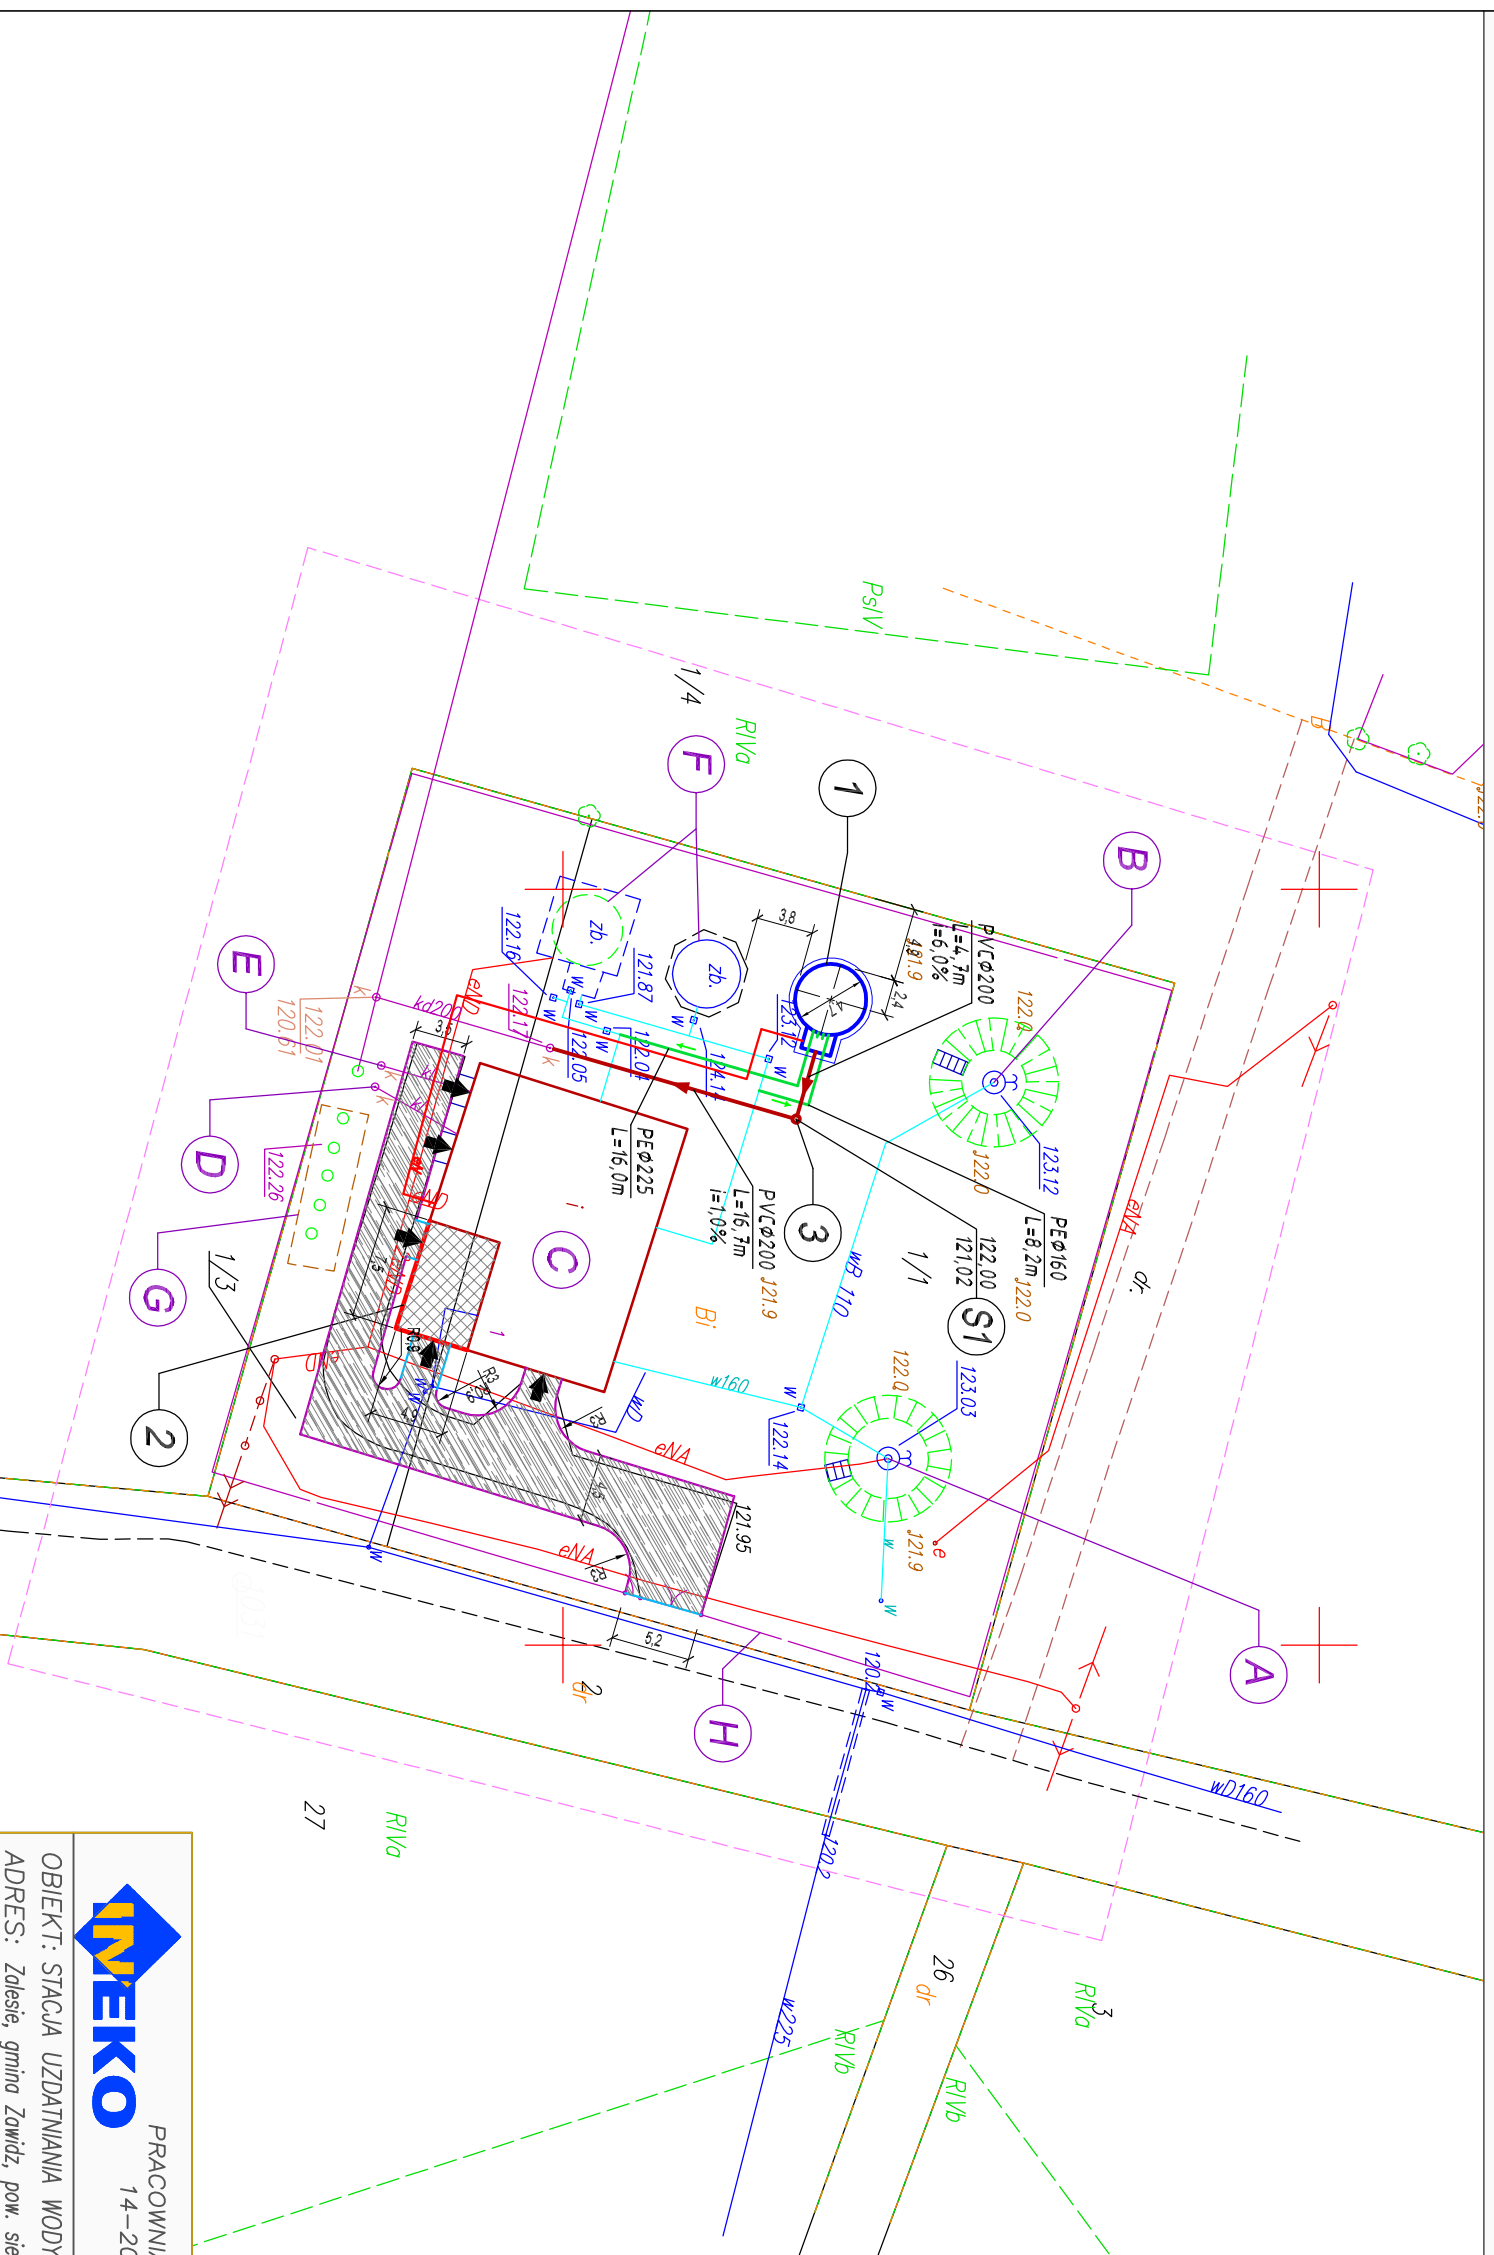

LEGENDA

Obiekty istniejące

- (A) - studnia głębinowa nr 1
- (B) - studnia głębinowa nr 2
- (C) - budynek stacji uzdatniania wody
- (D) - zbiornik ścieków sanitarnych
- (E) - neutralizator podchlorynu sodu
- (F) - zbiorniki retencyjne poj. 2x150m³
- (G) - odstożnik popłuczyn 5xφ1200mm
- (H) - ogrodzenie eterenu z bramą wjazdową i furtką

Obiekty projektowane

- 1 - zbiornik retencyjny - poj. 150m³
- 2 - projektowana rozbudowa budynku
- 3 - studzienka rewizyjna PE DN 315
- rurociąg instalacji zbiorników:
tłoczenie DN 150, ssanie DN 200
- rurociąg przelewu i spustu zbiornika
- kabły elektryczne i sterownicze
- krawężniki
- obrzeża
- nawierzchnia dojazdowa - kostka betonowa



PRACOWNIA INWESTYCYJNO-PROJEKTOWA "INEKO" Jerzy Kujawski
14-200 ILAWA, ul. Ostródzka 53, tel/fax(0-89)648-71-51
http://www.ineko.pl, e-mail: biuro@ineko.pl

OBIEKT: STACJA UZDATNIANIA WODY
ADRES: Zalesie, gmina Zawidz, pow. sierpecki
INWESTOR: Gmina Zawidz, ul. Mazowiecka, 09-226 Zawidz Kościelny
TEMAT: PROJEKT ZAGOSPODAROWANIA TERENU

BRANŻA: SANITARNA
PROJEKTOWAŁ: SPRAWDZIŁ: NR RYSUNKU: 1

BRANŻA	PROJEKTOWAŁ	SPRAWDZIŁ	NR RYSUNKU
SANITARNA			1
ARCHITEKTONICZNA I KONSTRUKCYJNA			
			DATA
			14.07.2014r.

Oświadczam, że treść mapy sytuacyjno - wysokościowej, na której wykonano niniejszy projekt jest identyczna z treścią mapy sytuacyjno - wysokościowej do celów projektowych wydanej przez WGI&N w Sierpcu zaawidencjonowanej po numerem P.1427.2014.147 załączonej do dokumentacji projektowej.

zakres mapy