


# ROZBUDOWA STACJI UZDATNIANIA WODY W MIEJSCOWOŚCI ZAWIDZ KOŚCIELNY PROJEKT ZAGOSPODAROWANIA TERENU - SKALA 1:500

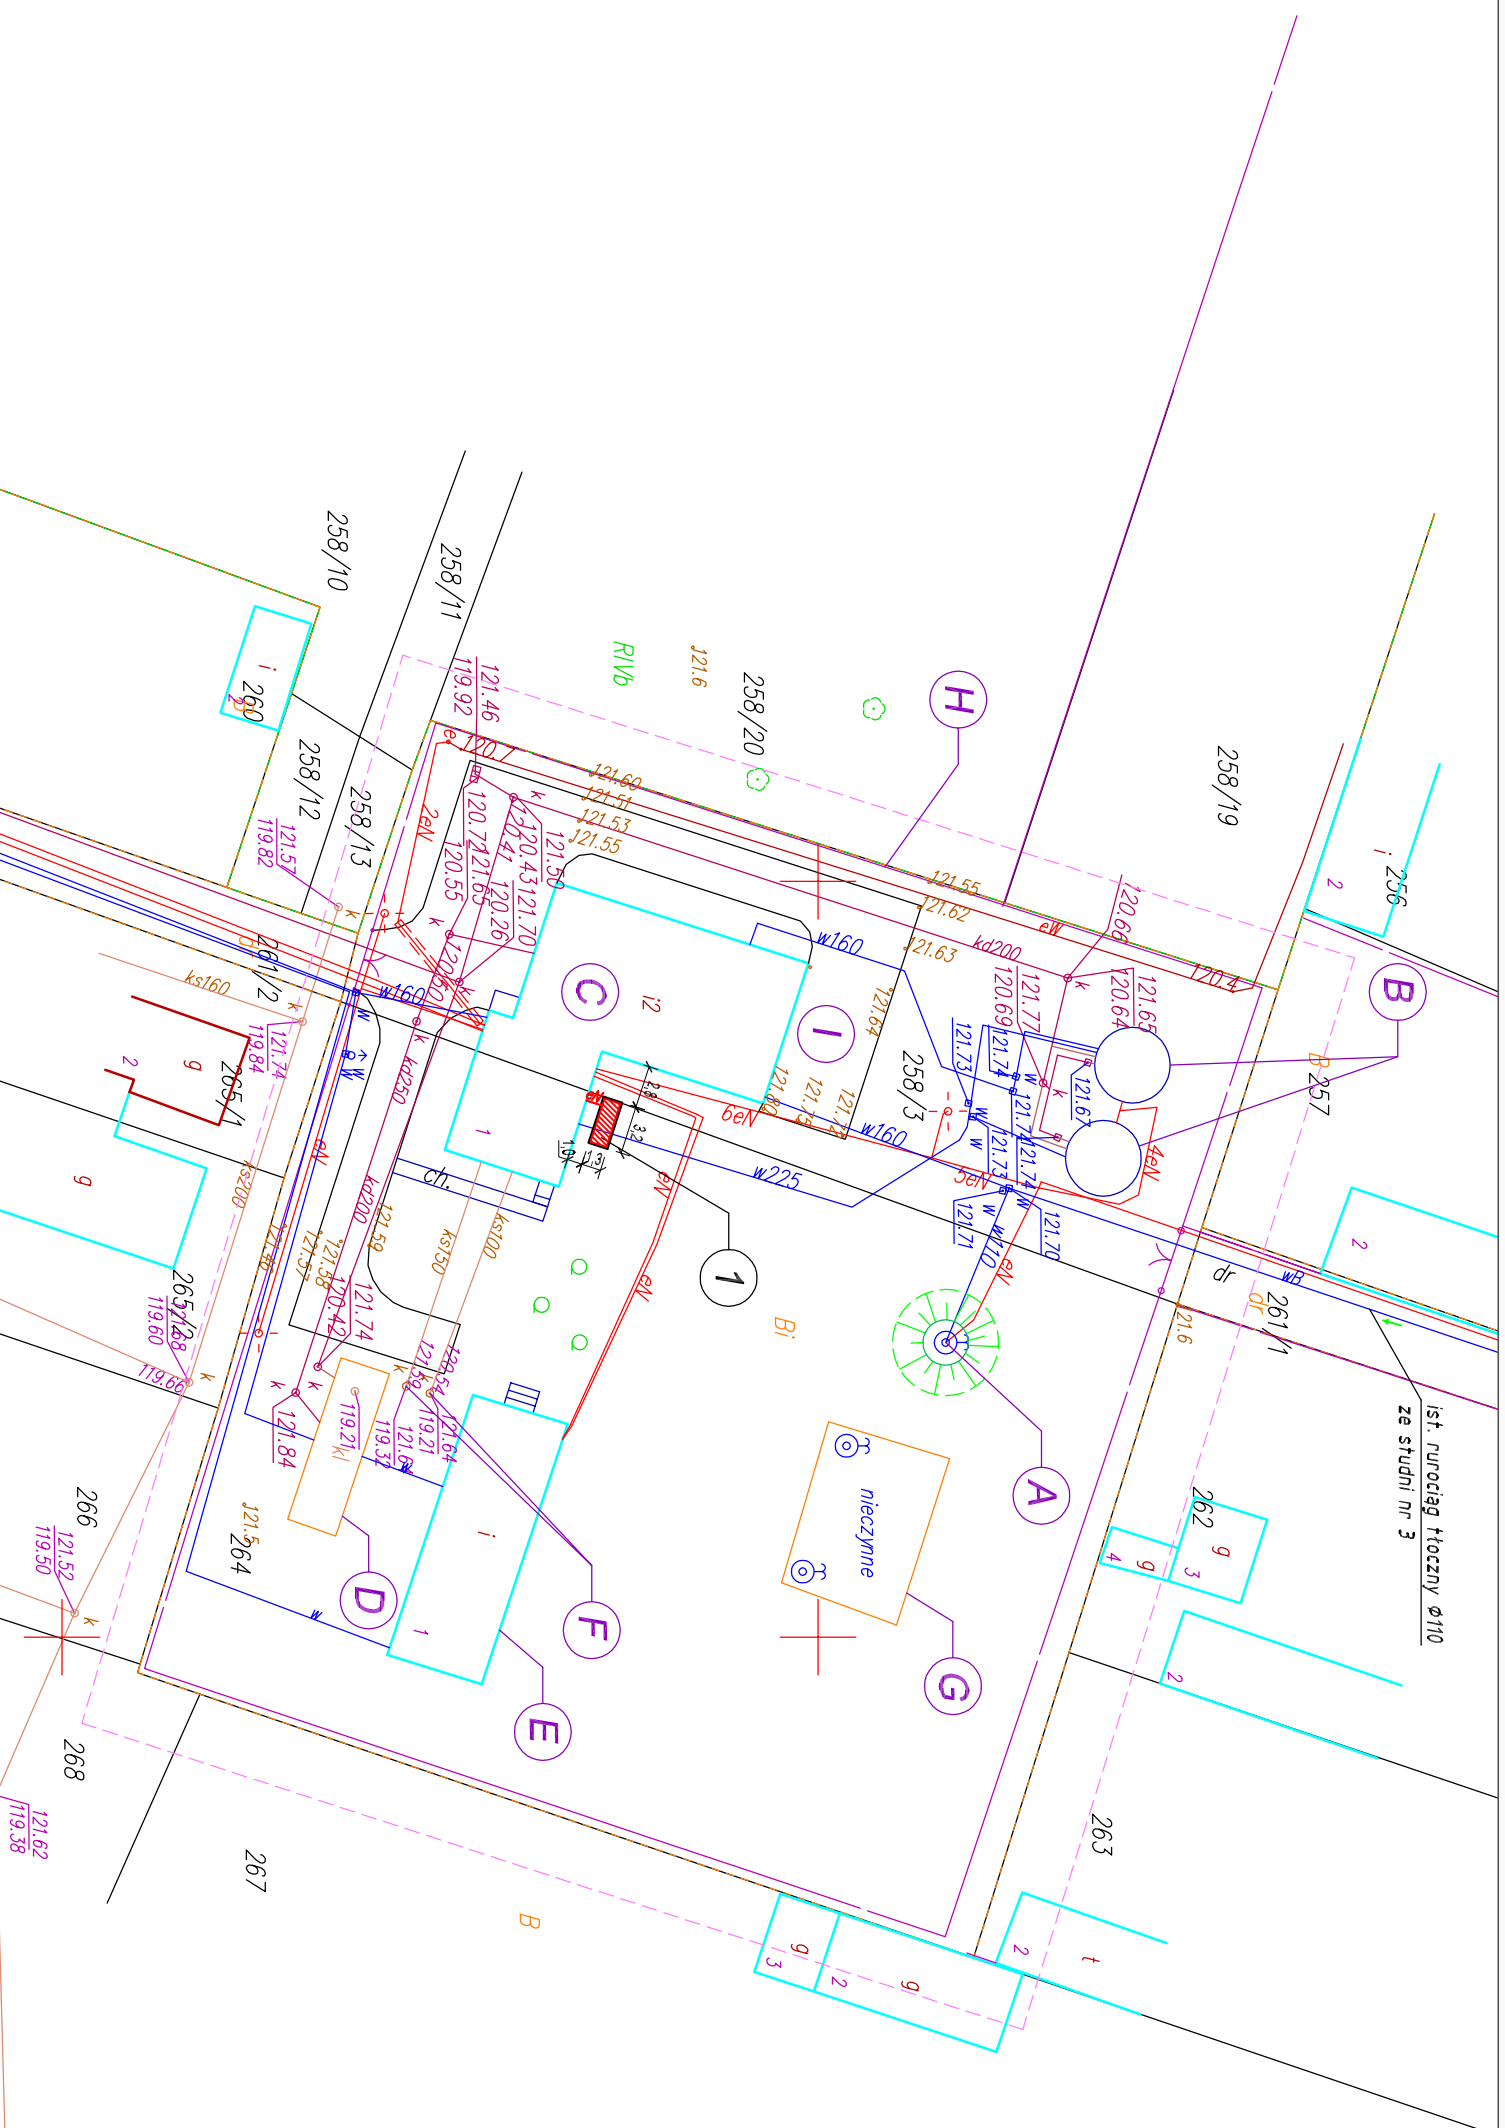

## LEGENDA

### Obiekty istniejące

- (A) - studnia głębinowa nr 2
- (B) - zbiorniki retencyjne poj. 2x150m<sup>3</sup>
- (C) - budynek stacji uzdatniania wody
- (D) - odstożnik popłuczyn poj. 30m<sup>3</sup>
- (E) - budynek SUW nieczynnny
- (F) - zbiornik na ścieki sanitarne i st. neutralizacyjna
- (G) - nieczynne studnie głębinowe w obudowie żelbet.
- (H) - ogrodzenie terenu z bramą wjazdową i furtką
- (I) - nawierzchnia dojazdowa

### Obiekty projektowane

- (1) - agregat prądotwórczy w obudowie
- ~~el~~ - kable elektryczne i sterownicze



PRACOWNIA INWESTYCYJNO-PROJEKTOWA "INEKO" Jerzy Kujawski  
14-200 ILAWA, ul. Ostródzka 53, tel/fax(0-89)648-71-51  
<http://www.ineko.pl>, e-mail: [biuro@ineko.pl](mailto:biuro@ineko.pl)

OBIEKT: STACJA UZDATNIANIA WODY

ADRES: Zawidz Kościelny, gmina Zawidz, pow. sierpecki

INWESTOR: Gmina Zawidz, ul. Mazowiecka, 09-226 Zawidz Kościelny

TEMAT: PROJEKT ZAGOSPODAROWANIA TERENU

NR RYSUNKU

1

PROJEKTOWAŁ

inż. Jerzy Kujawski

OPRACOWAŁ

inż. Wojciech Panek

KREŚLIŁ

inż. Wojciech Panek

SPRAWDZIŁ

mgr inż. Olaf Kujawski

PODZIAŁKA

1:500

nr opr. 220/82/01-74/92/01-79/92/01

---

---

WAW/0001/PWOS/09

---

---

Oświadczam, że treść mapy sytuacyjno - wysokościowej, na której wykonano niniejszy projekt jest identyczna z treścią mapy sytuacyjno - wysokościowej do celów projektowych wydanej przez WGI&N w Sierpcu zaewidencjonowanej po numerem P.1427.2014.40 zdłączonej do dokumentacji projektowej.

zakres mapy

DATA  
luty 2014r.